



日期	签名	会签专业	日期
		照明工程	
		绿化工程	
		道路工程	
		排水工程	
		交通工程	

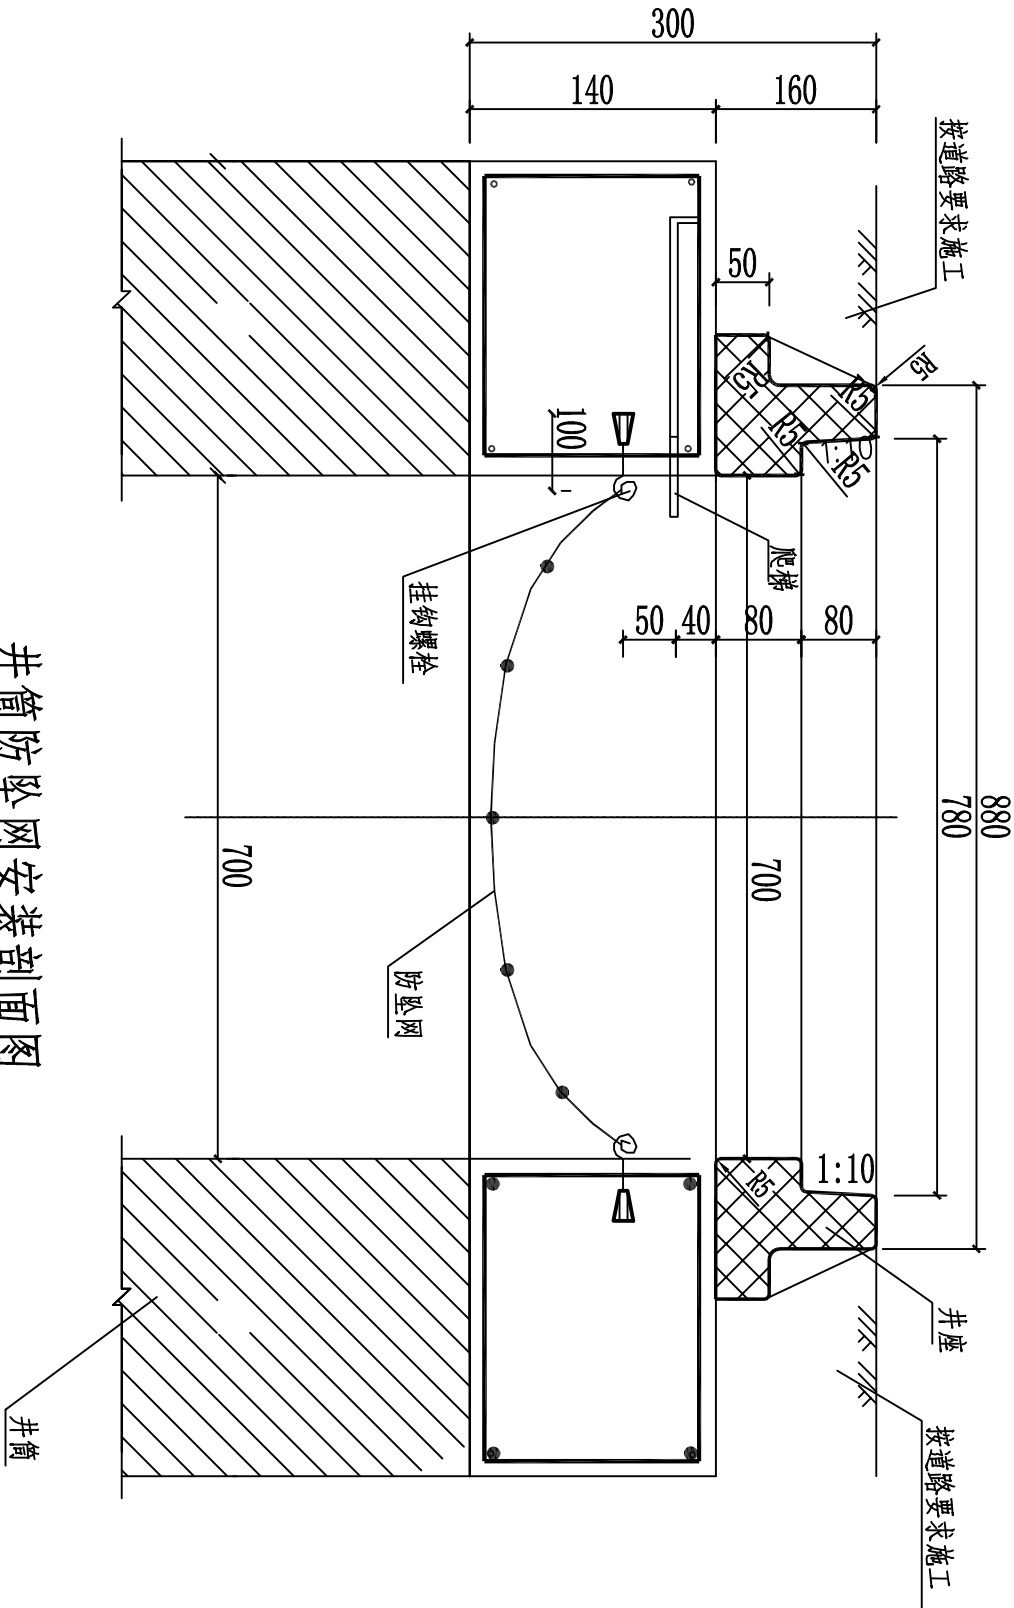


井筒防坠网安装剖面图

说明:

- 1、单位: mm。
- 2、防坠网要求: 防坠网网绳为高强度聚乙烯等防潮防腐材料; 网体的网绳直径: 8毫米; 所有网绳由不小于3股单绳制成, 单绳拉力大于1600N; 防坠网的直径700—800毫米, 其网目边长不大于10厘米, 承重不低于300千克; 网绳断裂强力: $\geq 3000\text{N}$; 耐冲力: ≥ 500 焦耳, 网绳不断裂。
- 3、挂构螺栓要求: 材质为304不锈钢, 螺杆直径8毫米, 长度100毫米。
- 4、安装要求: 防坠网安装在距井盖底下90mm深处; 在井筒壁确定膨胀螺栓空位8个, 沿圆周大致均分, 水平误差 ± 10 毫米; 钻孔至适合膨胀螺栓的长度; 清孔; 插入膨胀螺栓, 钩向上, 拧紧固定; 挂防坠网, 并固稳定。
- 5、验收标准: 用50千克重物置于网中2—3分钟后取出。检查井筒壁、膨胀螺栓和防坠网。井筒壁无破损, 膨胀螺栓不松不折, 防坠网无破裂, 为合格者。
- 6、未尽事宜, 详见中华人民共和国国家标准《安全网》(GB5725—2009)。

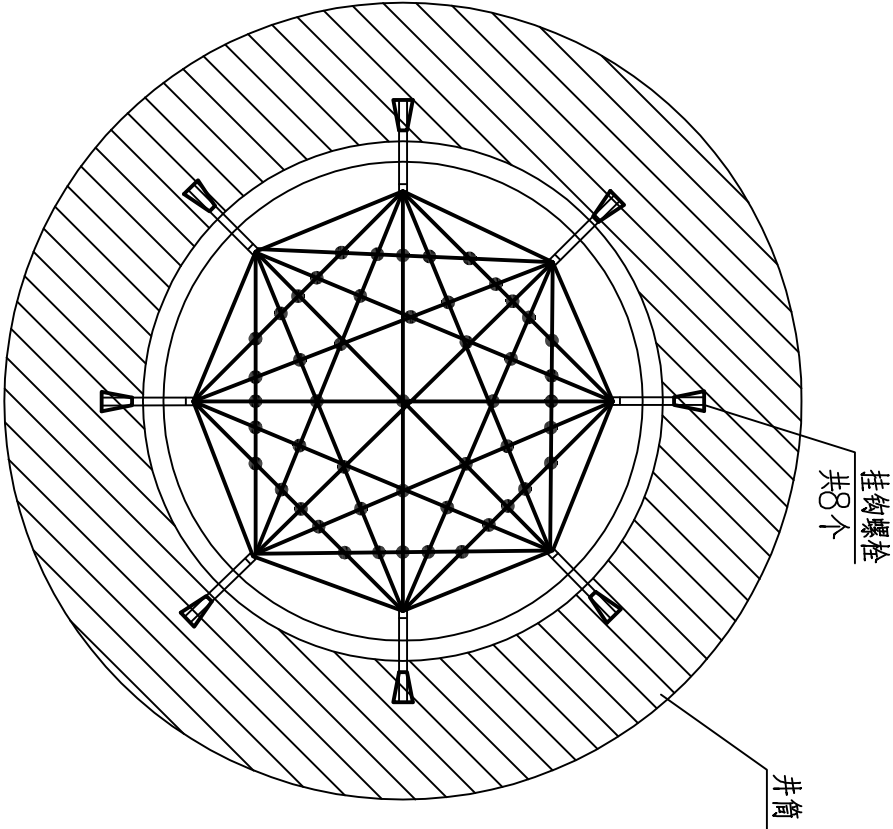

井筒防坠网安装平面图

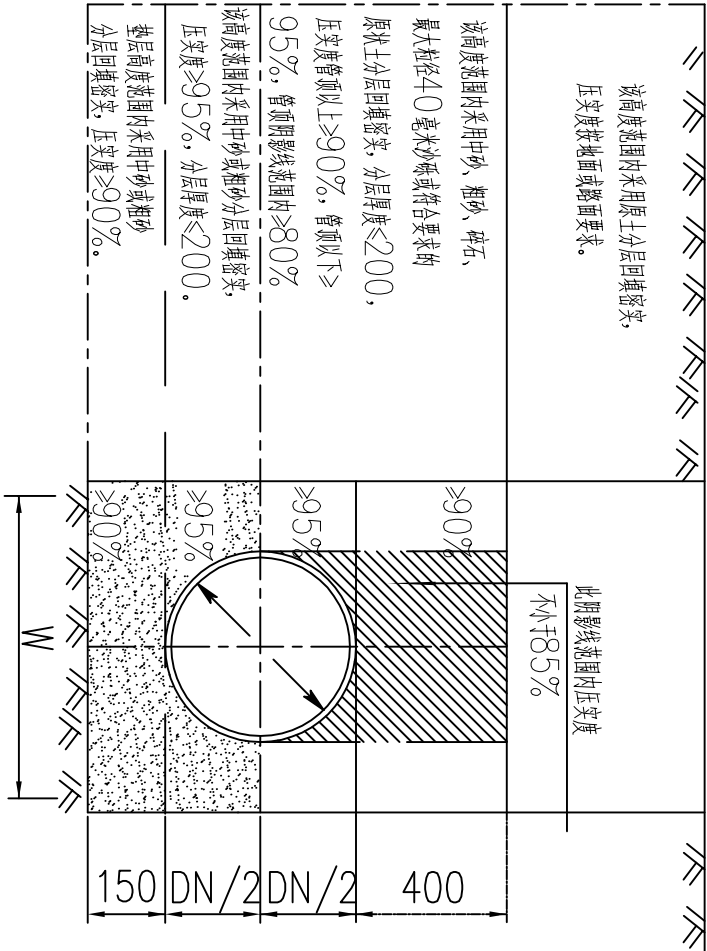

一般的地质管道基础及回填土要求

 YOUNGBRAEKS YOUJUREAKS ENGINEERING DESIGN CO.,LTD. 福建省 YOUNGBRAEKS ENGINEERING DESIGN CO.,LTD. 丰建工程设计有限公司			设计	庞智远	专业负责人	邓泽涛	审核	黄英仁	审核	周劲	建设单位 (子项名称)	广西交通职业技术学院	日期	2020年8月	设计号	SZ2003
企业资质证书: 土地规划乙级 201923	城乡规划乙级 (172102)	市政行业专业乙级 A245016585	制图	庞智远	项目负责人	黄英仁	审定	周劲	图名	广西交通职业技术学院园湖北路校区排水改造	图别	水施	图号	04	阶段	施工图
风景园林工程设计专项乙级 A245016585	公路行业专业丙级 A245016585		校核	邓泽涛												