
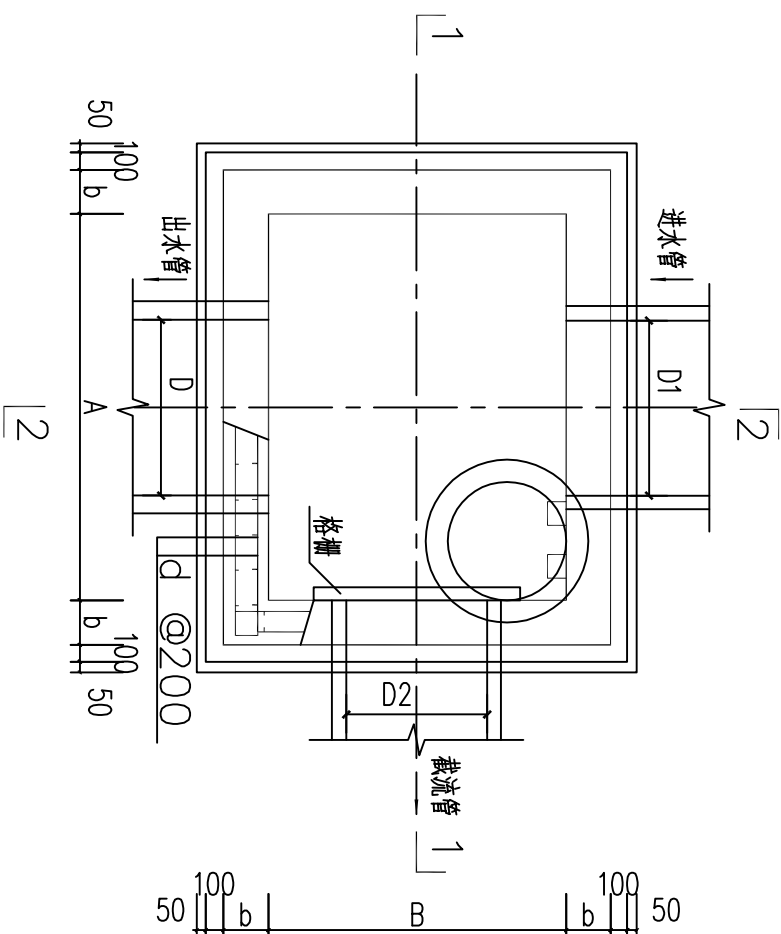



日期	签名	会签专业	日期	会签专业
		照明工程		道路工程
		绿化工程		排水工程
				交通工程

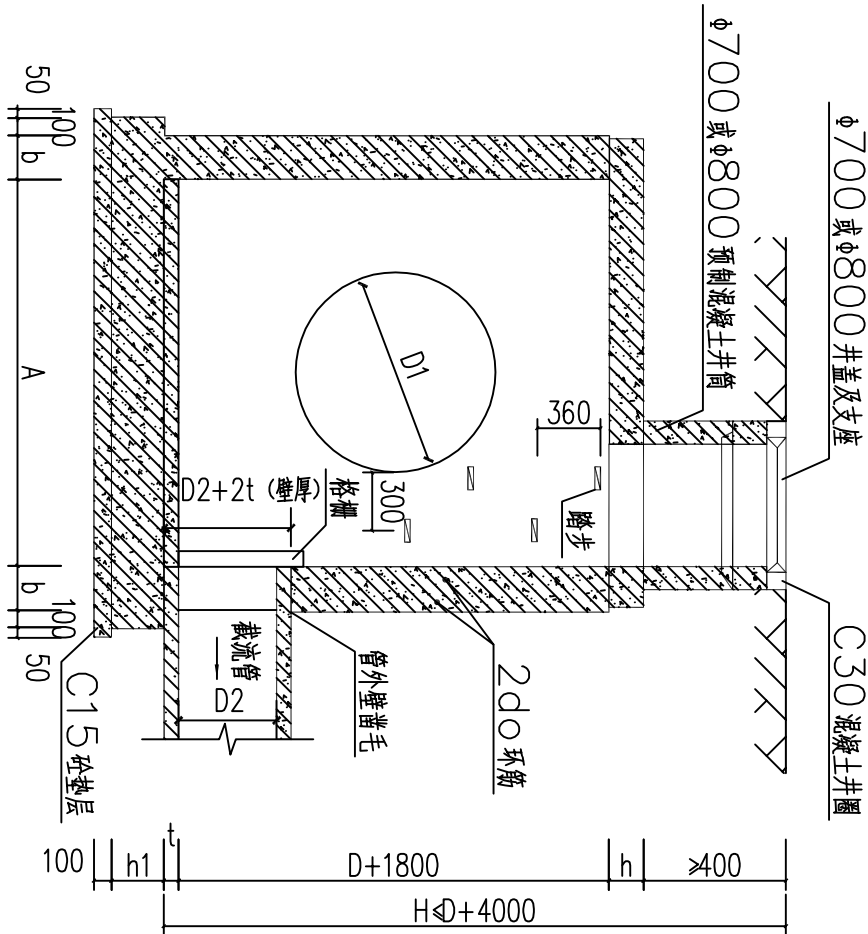

槽式截流井平面图

槽式截流井平面尺寸及配筋表				
各部尺寸				钢筋
D	A	B	b	h1
≤800	1100			
1000	1300			
1200	1500	250	250	Φ12
1350	1700			
1500	1800			
1650	2000			
1800	2200	250	300	Φ12
2000	2500			

- 1、单位:mm。
2、井墙及井底板混凝土为C25,P4；钢筋Φ—HPB300级钢,Φ—HRB400级钢。钢筋锚固长度33d,搭接长度40d；基础下层钢筋保护层40,其他为35。
3、座浆、抹三角灰均用1：2防水水泥砂浆。
4、流槽：采用M7.5水泥砂浆MU10砖砌筑,1：2防水水泥砂浆抹面,厚20。
5、井室高度自井底至盖板底净高一般为D+1800,埋深不足时酌情减少。
6、井筒及井盖的安装做法见06MS201—3,127页。
7、盖板做法及型号详见06MS201—3标准图集内对应规格。
8、截流井标高为截流处现状台流管或错接雨水管管内底标高,施工过程中应严格按照该标高控制。
9、截流管管径D2应根据截流旱季污水水量及所取截流倍数共同确定,考虑方便后期管网运行维护管理,截流管管径最小不应小于d300。
10、出水管管径D>2000或埋深的截流井需根据现状情况进行设计。
11、格栅选用详见图集90SS503,页4~5。
12、截流管高程详见平面图及井座标表。

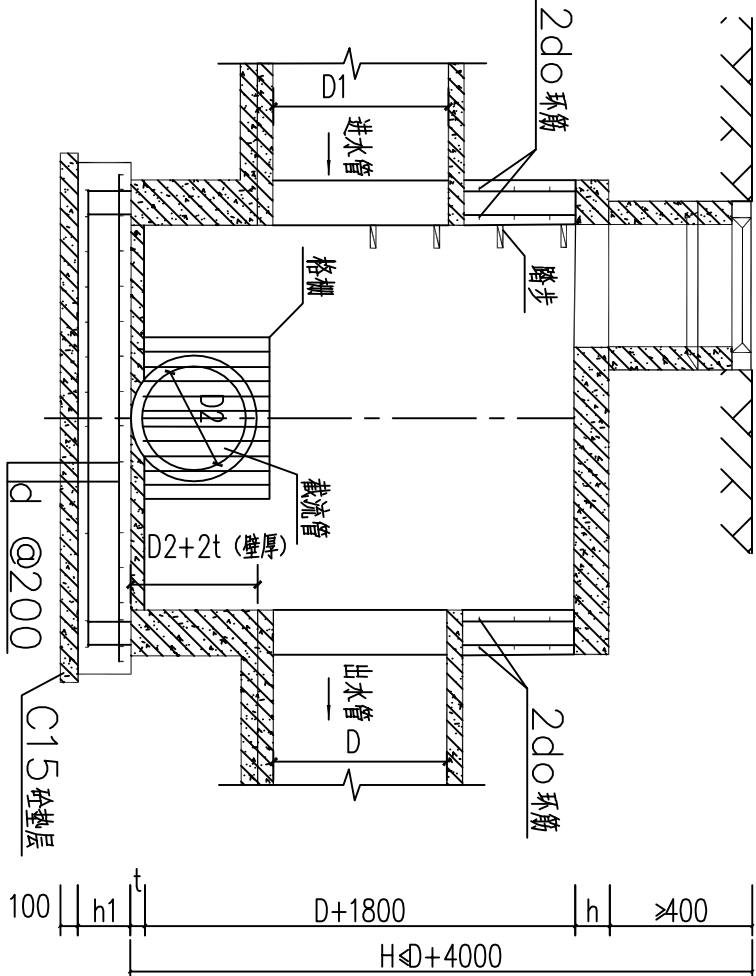

 菲建工程设计有限公司 YOUNGBREAS ENGINEERING DESIGN CO., LTD.		设计	庞智远	审核	黄英仁	建设单位	广西交通职业技术学院	日期	2020年8月	设计号	SZ2003
企业资质证书：土地规划乙级 201923	建筑工程乙级 A245016585	制图	庞智远	审核	周劲	工程名称	广西交通职业技术学院园湖北路校区排水改造	图别	水施	比例	1:1000
城乡规划乙级 (172102)	市政行业专业乙级 A245016585	校核	邓泽涛	审定	周劲	图名	槽式截流井大样图	图号	05	阶段	施工图
风景园林工程设计专项乙级 A245016585	公路行业专业丙级 A245016585										